


PLANTA BAIXA
SISTEMA DE DRENAGEM PLUVIAL

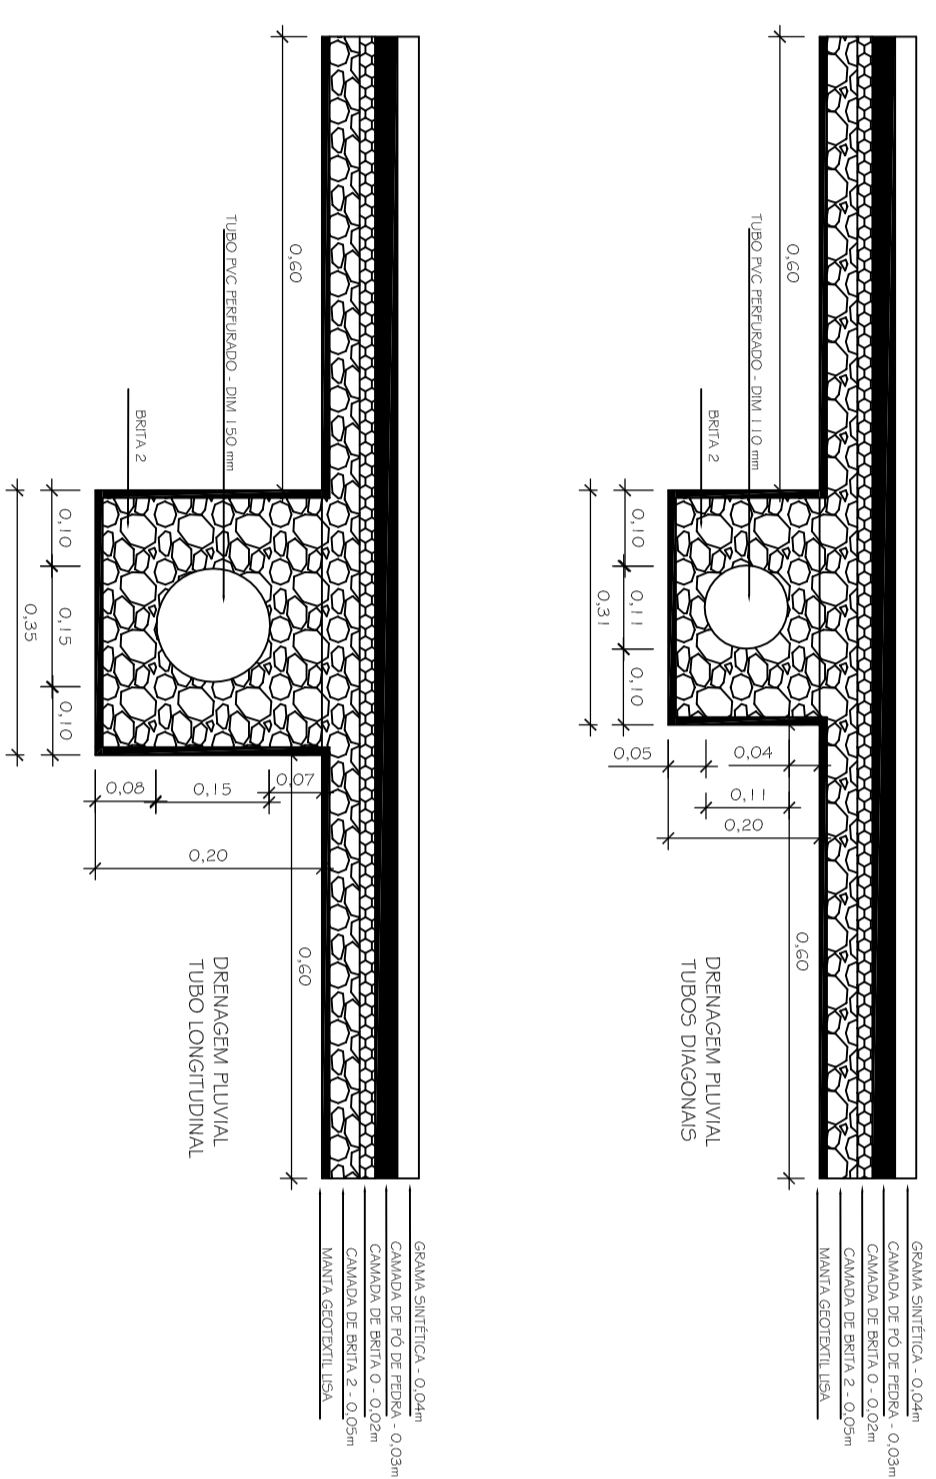

PREFEITURA MUNICIPAL DE SANTO ANTONIO DE PADUA
Projeto: CONSTRUÇÃO DE CAMPO SOCIETY

ENDEREÇO:
RUA MIGUEL CABREIRA S/N, BAIRRO CHALÉ- PÁDUA - RJ.

ESCALA: 1/100
FRANQUIA: 04/05
PLANTA DE DRENAGEM

AUTORES:
LUIS ANTONIO C. OLIVEIRA - ENG. CIVIL - CREA 1999120062

ÁREA CONSTRUIDA ENTORNO :
184,00 M2

ÁREA CONSTRUIDA CAMPO :
680,00 M2

ÁREA CONSTRUIDA TOTAL :
864,00 M2

VISTO:

data:

