



ITEM	Quant.	Unidade
Tomada com Espelho - 2P+T 10A - 2x4"	10	un
Caixa de Embutir 2x4"	14	un
Padrão de Entrada de Energia Trifásico Completo	1	un
Interruptor com espelho - Simples	3	un
Interruptor com espelho - Duplo	1	un
Quadro de Distribuição Embutido até 4 disjuntores	1	m
Quadro de Distribuição Embutido até 8 disjuntores	1	m
Cabo Flexível 2,5 mm²	720,396	m
Eletroduto PVC - Rígido Rosqueável 1,1/2"	352	m
Duto Conspado Hérculodai 1,1/2"	159,72	m
Disjuntor Unipolar de 10A	2	un
Disjuntor Unipolar de 16A	3	un
Disjuntor Bipolar de 20A	1	un
Disjuntor Bipolar de 50A	1	un
Luminária 100W	8	un
Luminária decorativa 50W	15	un
Balizador 0,70cm - Lâmpada 9w	15	un
Poste 3,00m - Lâmpada 70w	15	un
Poste 9x400 dan	1	un
Caixa Hand-hole pré moldada concreto 0,30x0,30	15	un
Dispositivo de Proteção Contra Surtos (DPS) Classe II, Tensão 175V	1	un

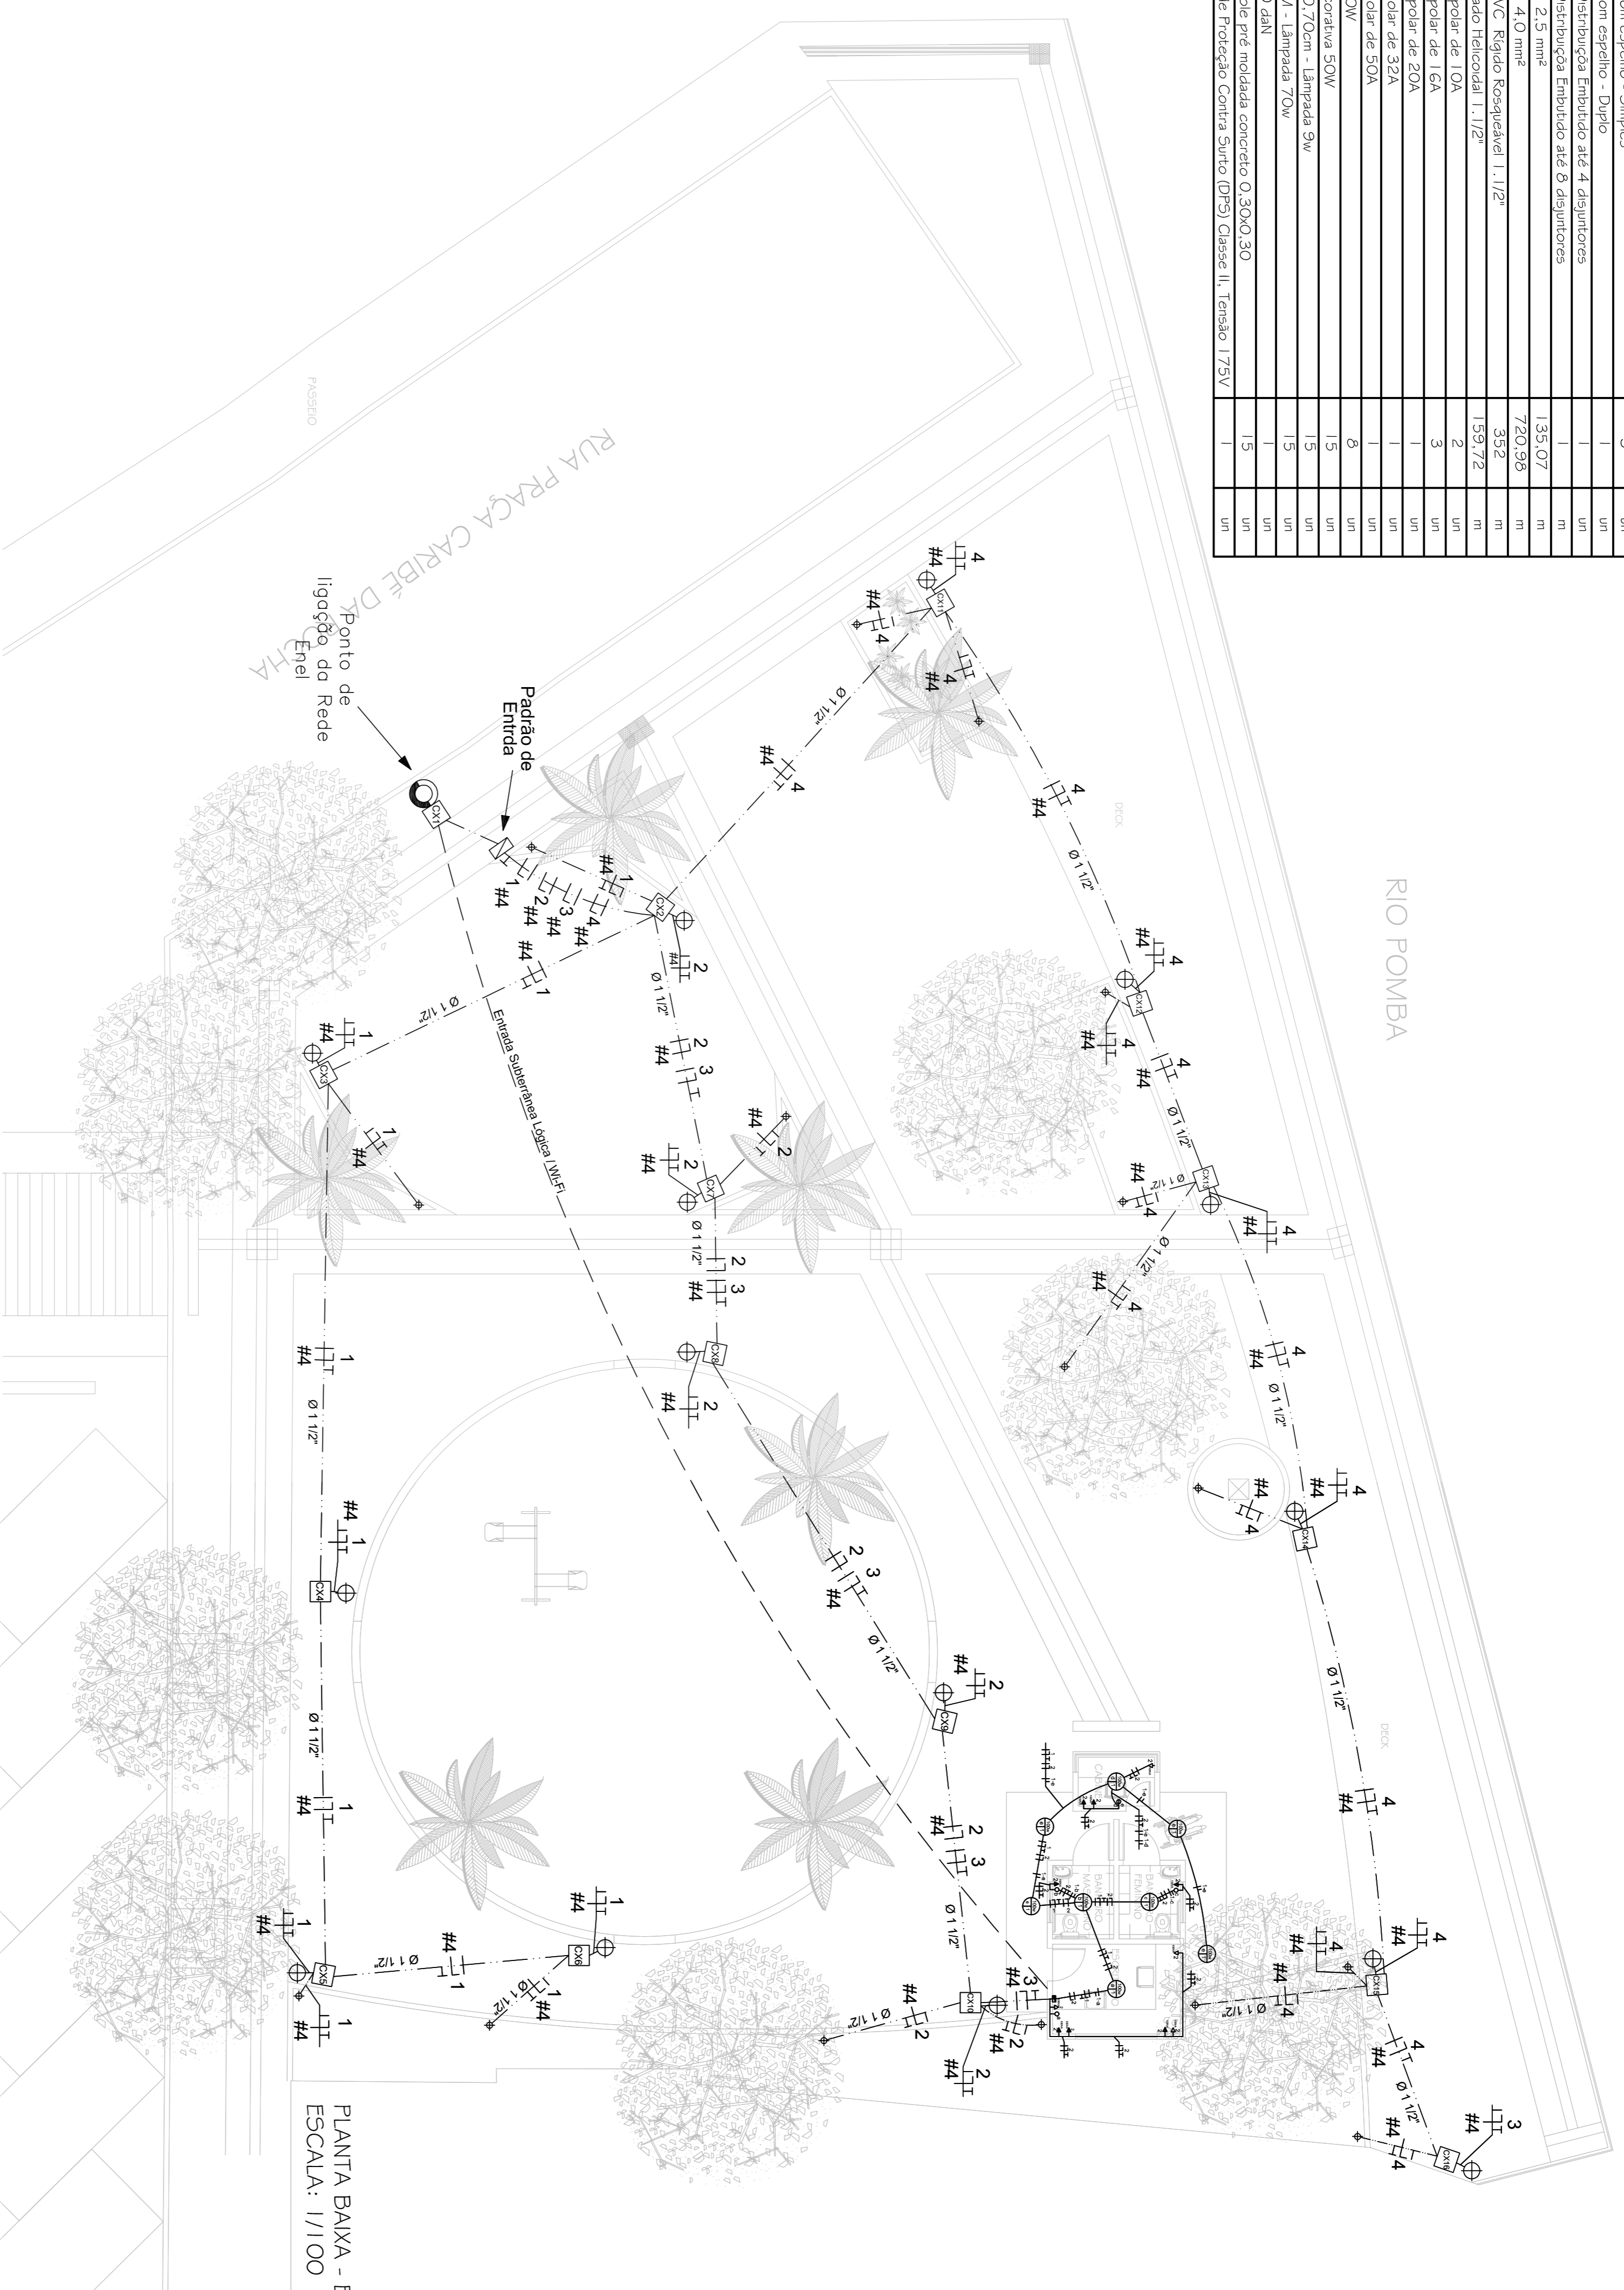

PLANTA BAIXA - ELÉTRICA
ESCALA: 1/100

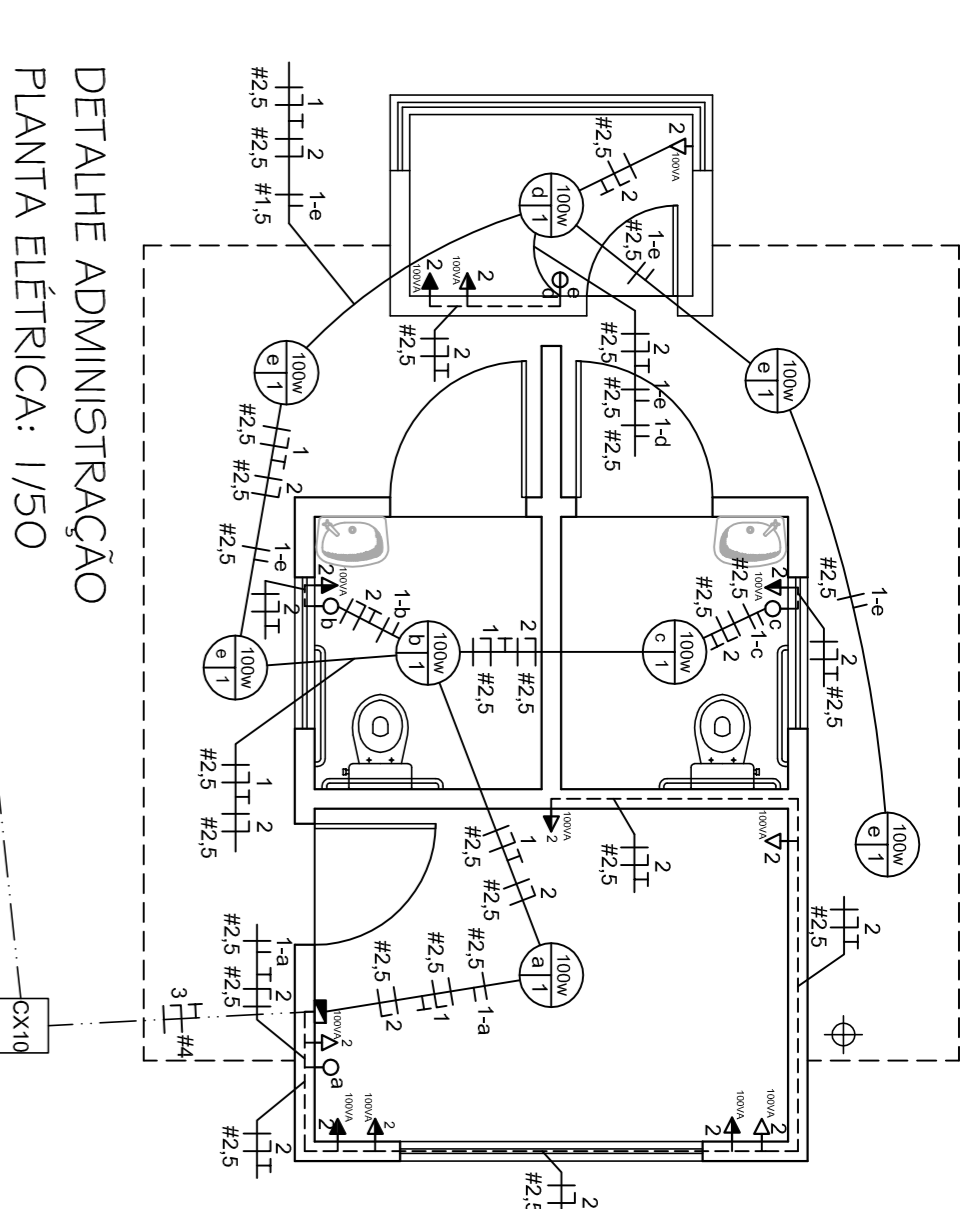

DETALHE ADMINISTRAÇÃO
PLANTA ELÉTRICA: 1/50

LEGENDA	
⊕	LUMINÁRIA, COM INDICAÇÃO DA POTÊNCIA, COMANDO E CIRCUITO.
⊖	INTERRUPTOR SIMPLES, COM INDICAÇÃO DO COMANDO.
□	QUADRO DE DISTRIBUIÇÃO
⇩	PONTO DE TOMADA BAIXO, COM INDICAÇÃO DO CIRCUITO E POTÊNCIA.
⇨	PONTO DE TOMADA MÉDIO, COM INDICAÇÃO DO CIRCUITO E POTÊNCIA.
⇧	PONTO DE TOMADA ALTA, COM INDICAÇÃO DO CIRCUITO E POTÊNCIA.
---	ELETRODUTO EMBUITIDO NO TETO.
---	ELETRODUTO EMBUITIDO NA PAREDE.
	CONDUTORES FASE E NEUTRO, COM INDICAÇÃO DO CIRCUITO.
	CONDUTORES FASE E RETORNO, COM INDICAÇÃO DO CIRCUITO E RETORNO, PODENDO SER SIMPLES OU PARALELO.
•	POSTES SUGERIDOS 3,00m - LÂMPADA 70w
•	BALIZADORES SUGERIDOS 0,70cm - LÂMPADA 9w
⊙	POSTE PROJETADO 9/300 DAN CONCRETO CIRCULAR
⊖	CAIXA DE PASS. TM ALV. NO PISO - 30X30X30 E 60X60X60
---	ELETRODUTO PISO
---	ELETRODUTO DE PVC RÍGIDO


Coordenadas geográficas: 21° 32' 22.53" S - 42° 10' 55.38" O
PREFEITURA MUNICIPAL DE SANTO ANTONIO DE PADUA

Projeto: REFORMA DA PRAÇA CARIBÉ DA ROCHA

ENDEREÇO:	RUA PRAÇA CARIBÉ DA ROCHA - CENTRO - PADUA - RJ.	
ESCALA:	PRACINHA:	PROJETO ELÉTRICO
INDICADAS	03/07	

Nº PROCESSO:	Nº OBSERVAÇÃO:
VISTO:	

DIAGRAMA UNIFILAR

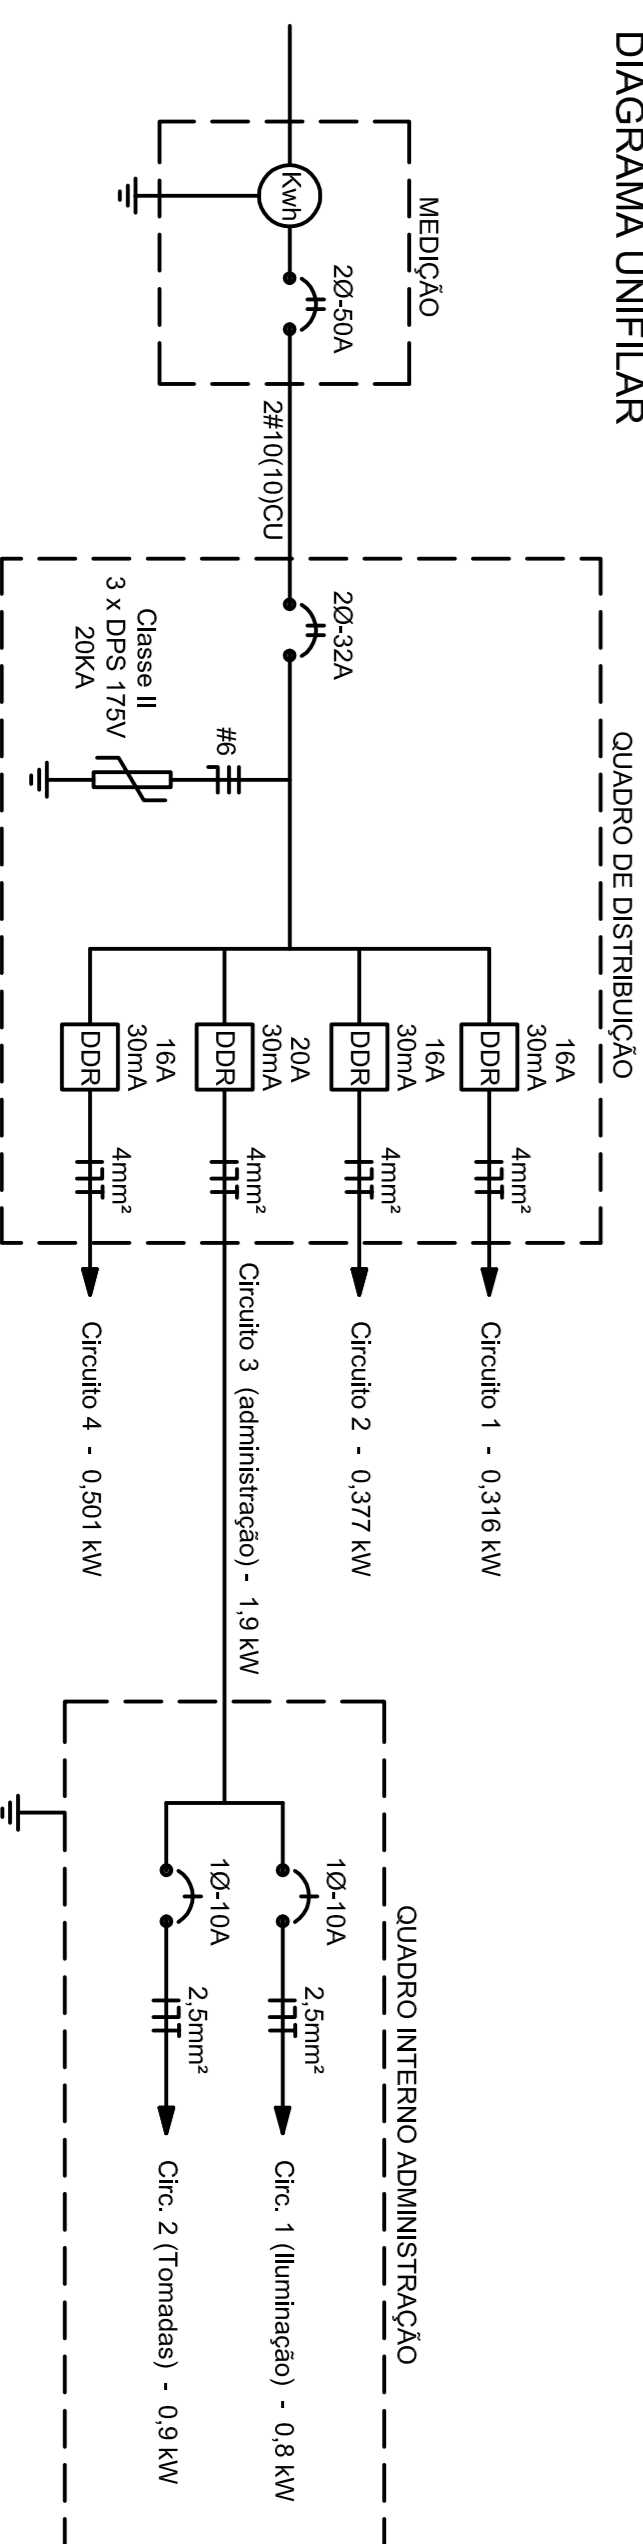

PERA DE ÔNIBUS

RUA PRAÇA CARIBÉ DA ROCHA

data:

