
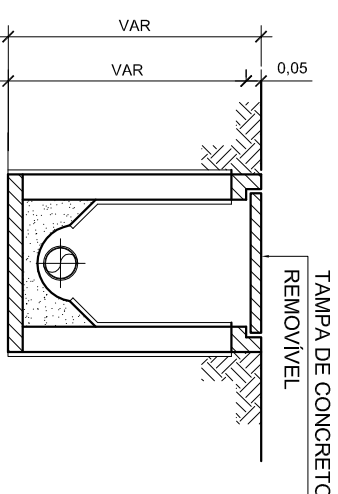
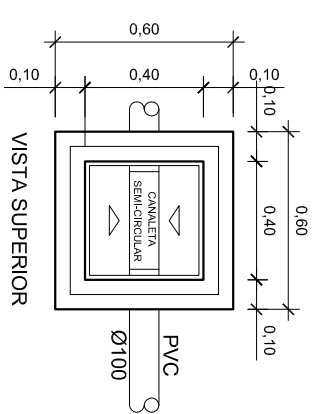


ESGOTO - PLANTA BAIXA
ESCALA: 1/30

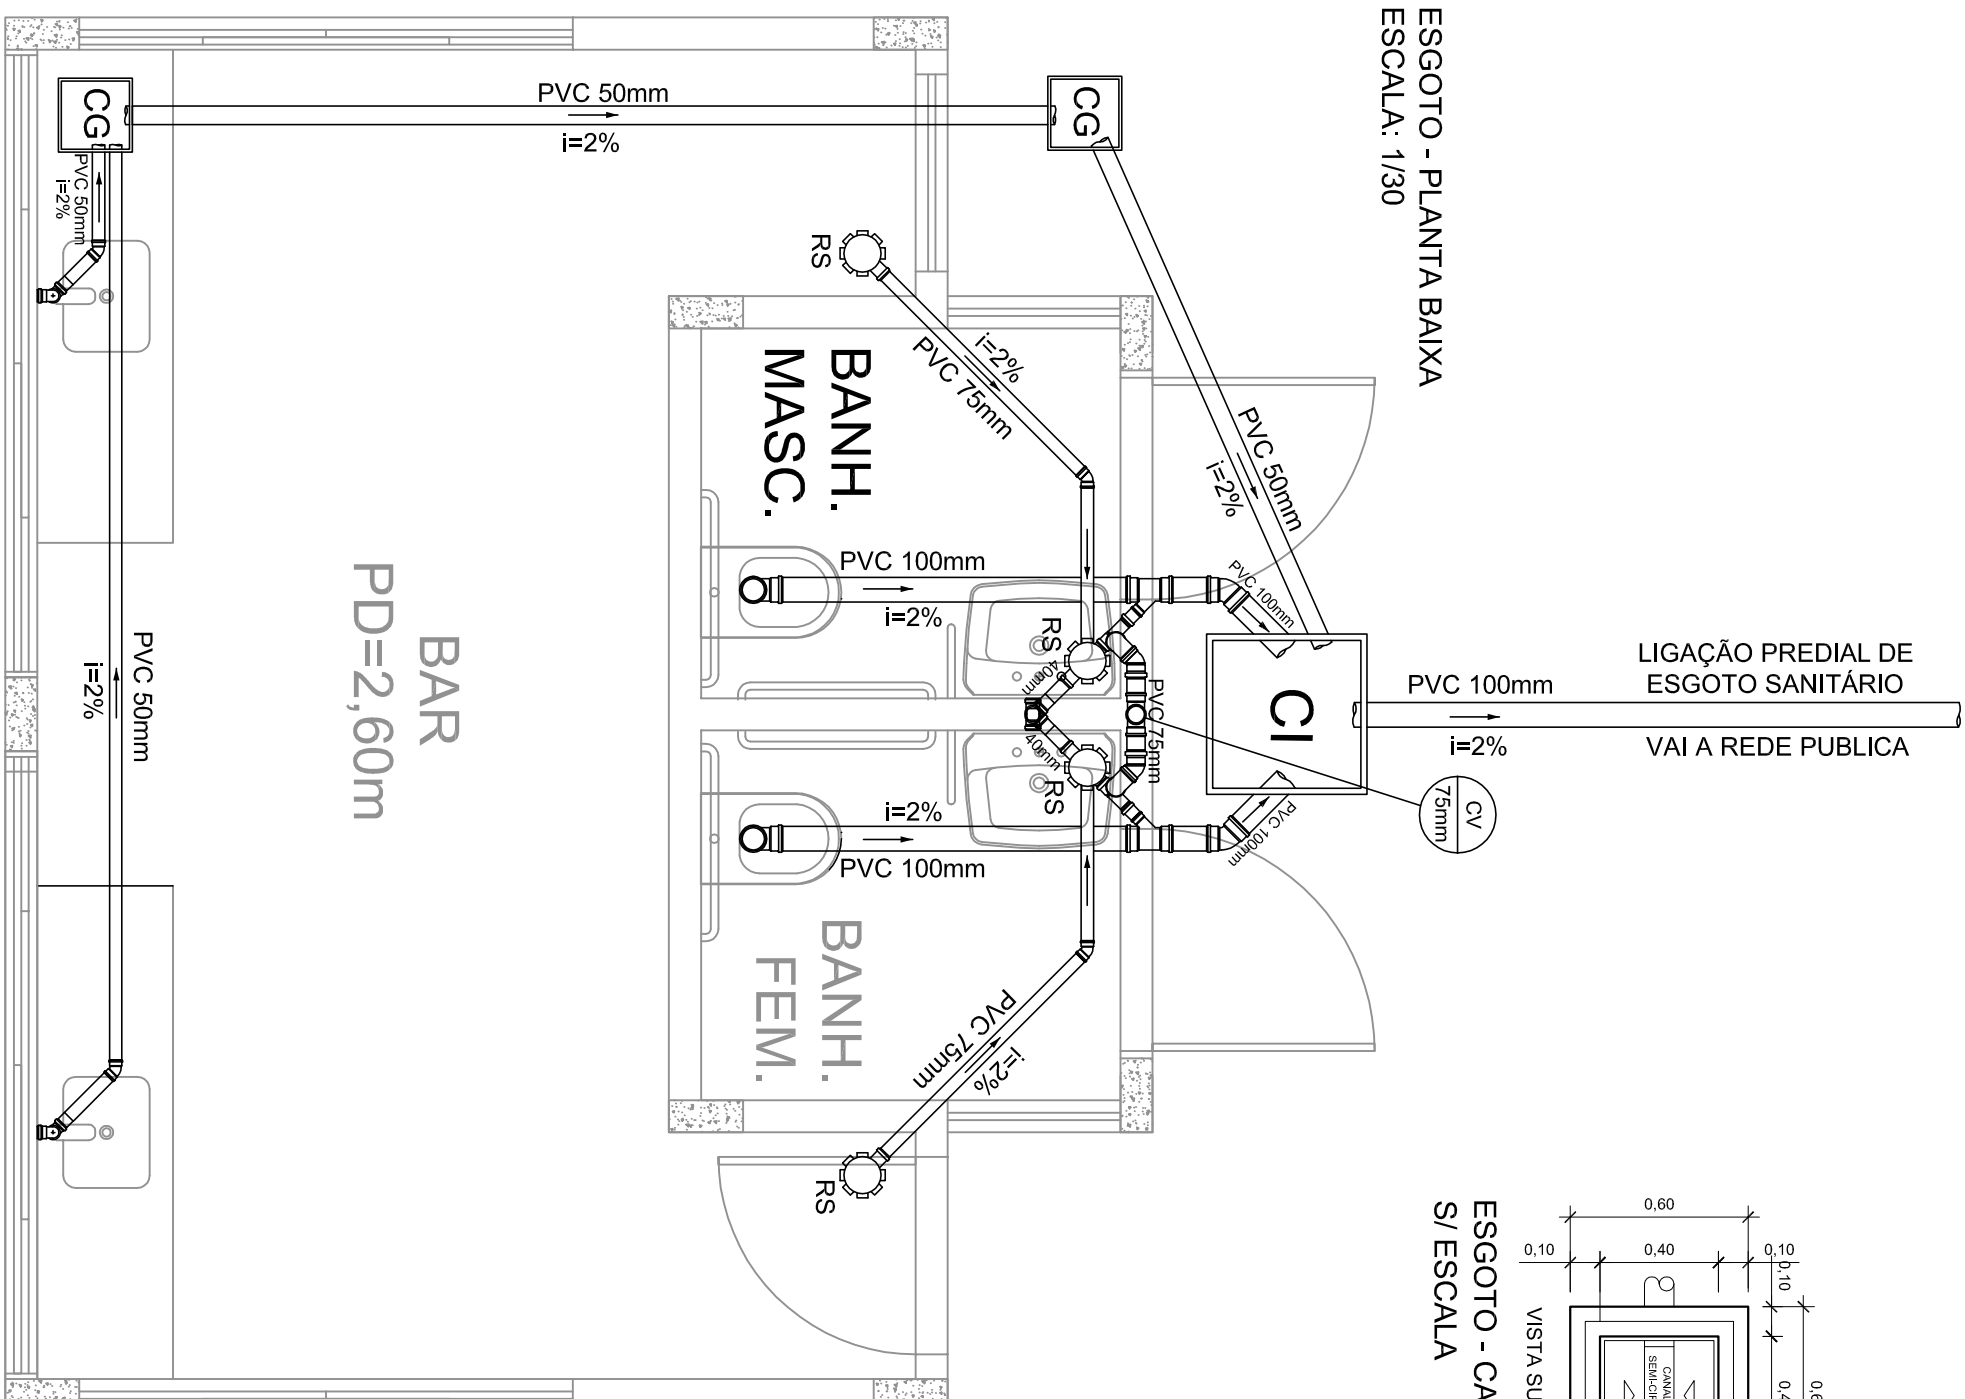

ESGOTO - CAIXA DE INSPEÇÃO
S/ ESCALA

| LEGENDA | |
|---------|----------------------------|
| | COLUNA DE VENTILAÇÃO |
| | CURVA 45° - C |
| | JUNÇÃO 45° - Y |
| | JOELHO 45° - J |
| | JOELHO OU CURVA P/ BAIXO |
| | JOELHO OU CURVA PARA CIMA |
| | CURVA 90° |
| | DIÂMETRO DE TUBULAÇÃO |
| | CAIXA SIFONADA SIMPLES- CS |
| | DECLIVIDADE INDICADA |
| | TUBULAÇÃO DE ESGOTO |
| | CAIXA DE INSPEÇÃO 60 x 60 |
| | CAIXA DE GORDURA 40 x 40 |

BAR
PD=2,60m



PREFEITURA MUNICIPAL DE SANTO ANTÔNIO DE PÁDUA

ESCALA: Indicadas
PRANCHA: 08/09

PROJETO: PROJETO DE ESGOTO DO QUIOSQUE - CONSTRUÇÃO DA PRAÇA LOCALIZADA NA AV. JOÃO JASBICK

Nº PROCESSO: SEI - 170026/002025/2021
Nº DA OBSERVAÇÃO: REVISÃO
DATA: JUNHO/2022